
 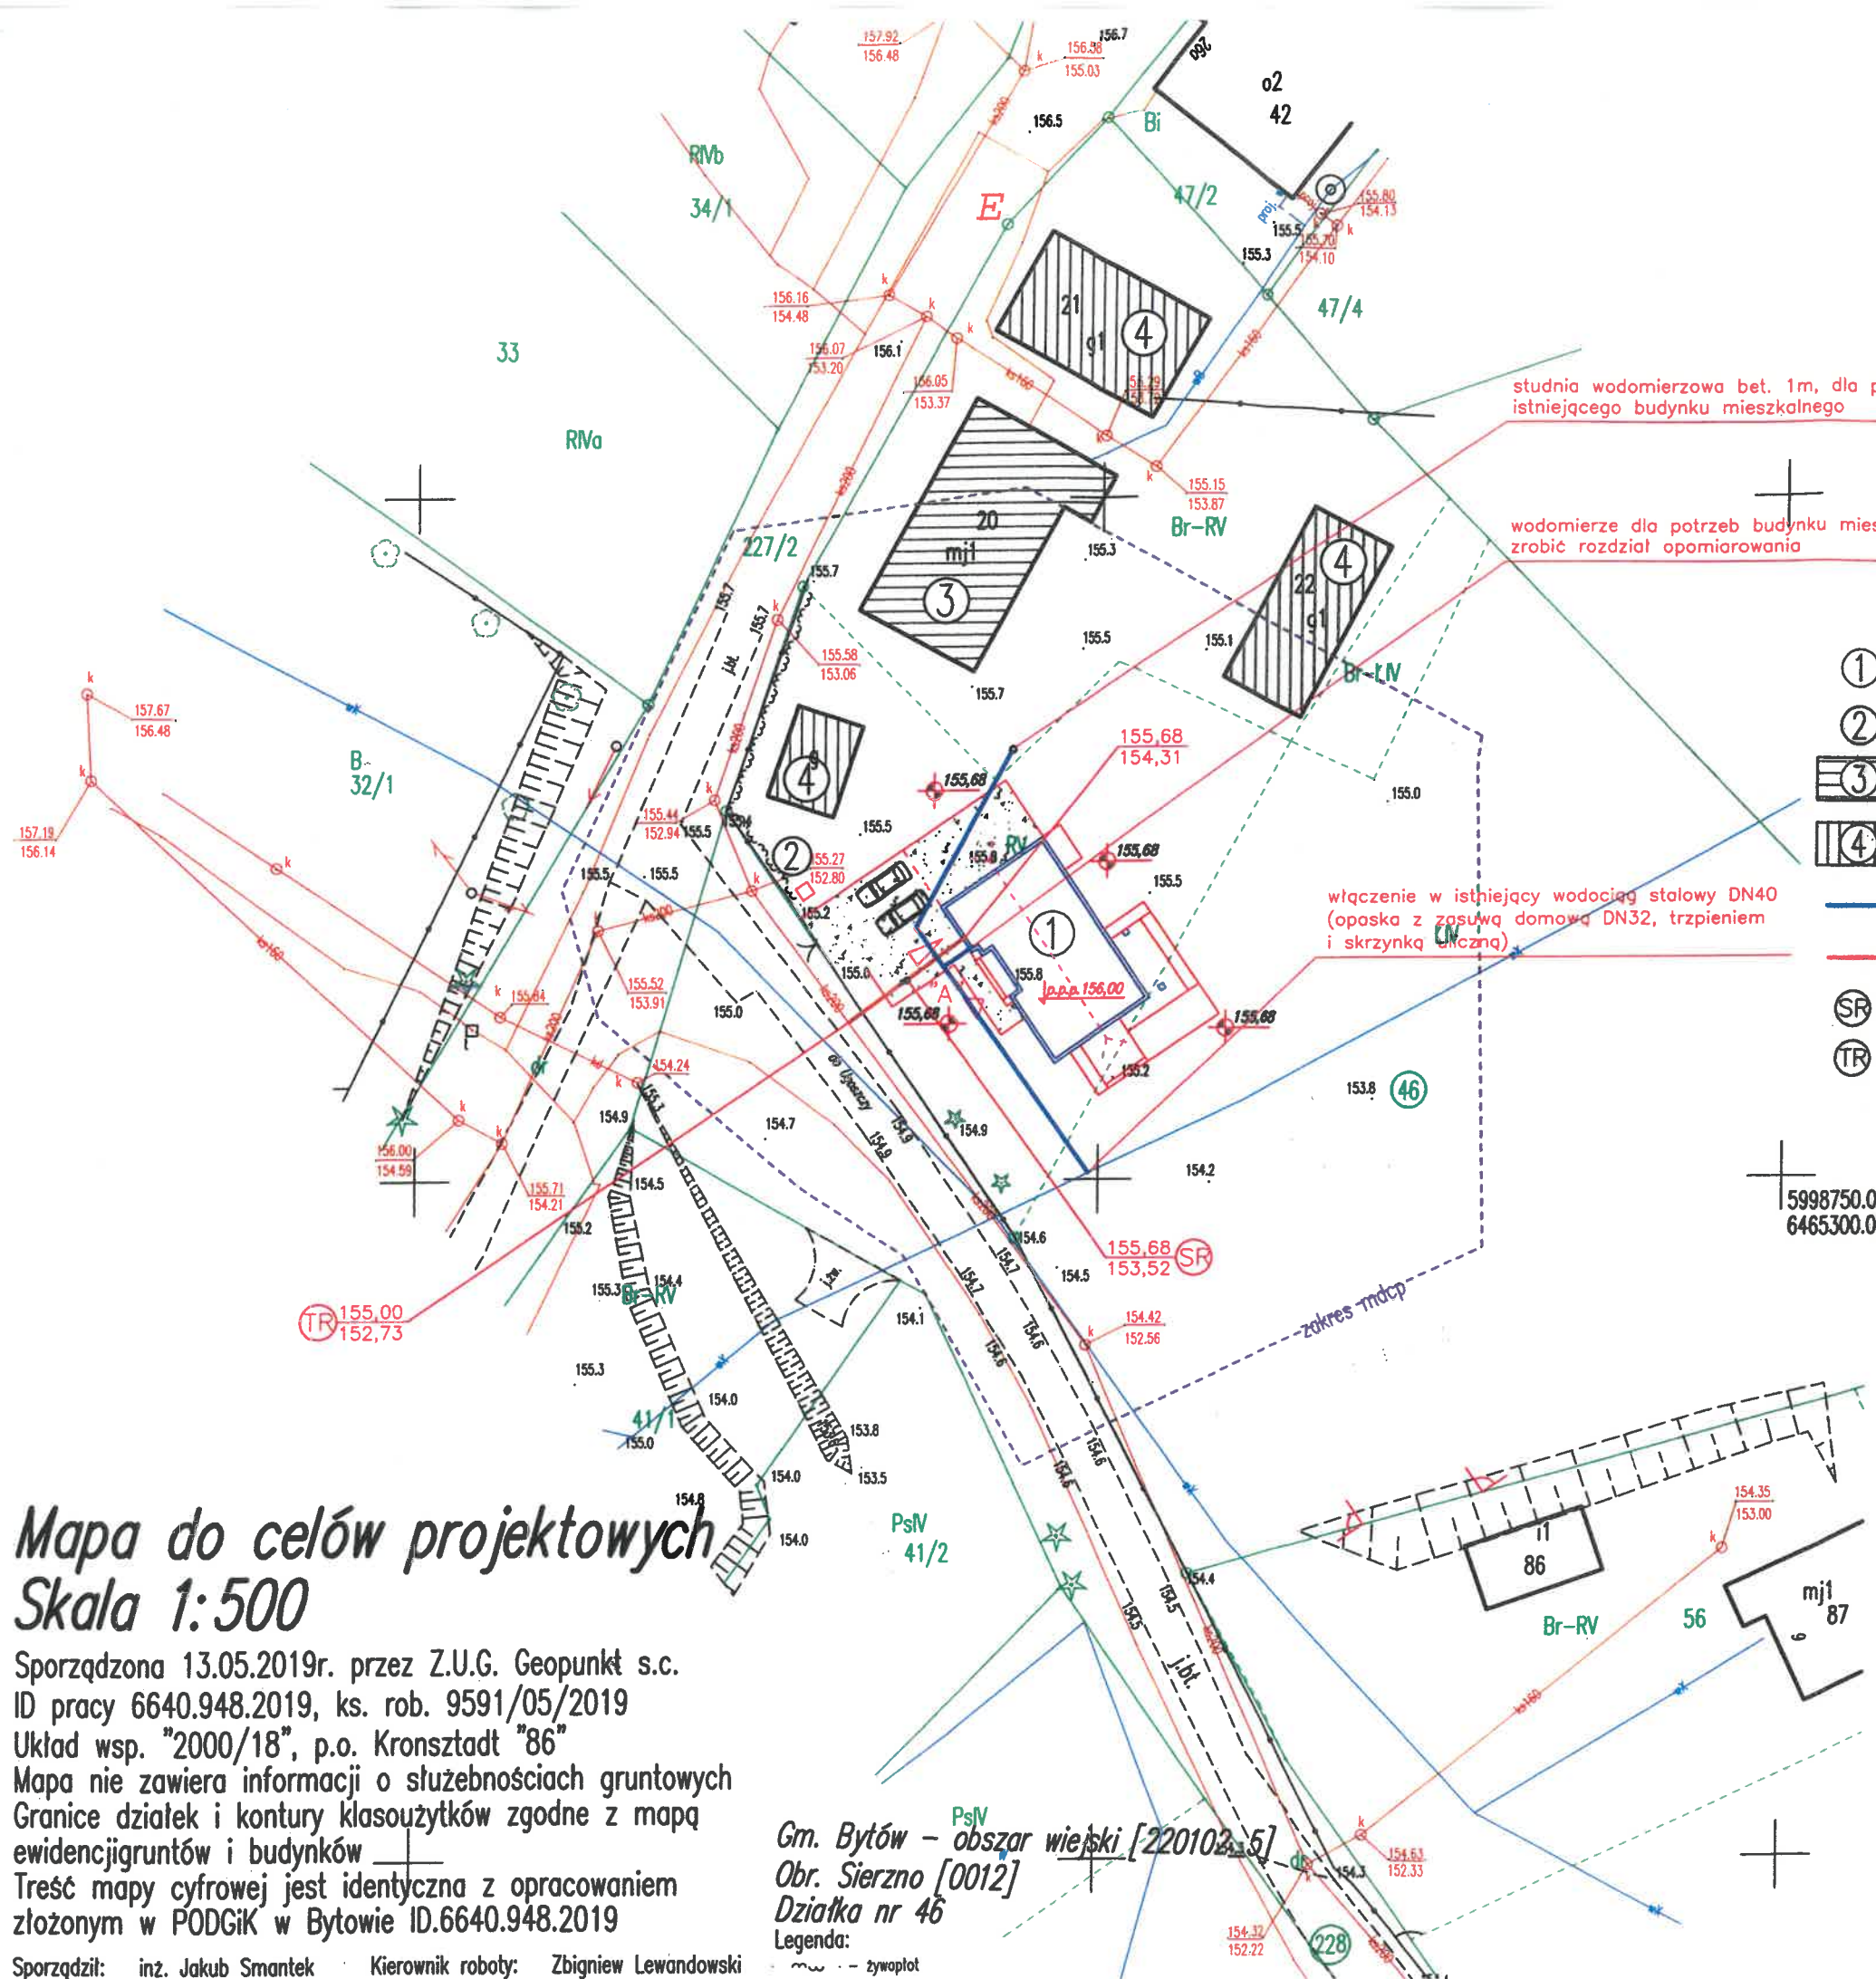


PROJEKT ZAGOSPODAROWANIA
TERENU
skala 1:500

Załącznik nr 1
do Zarządzenia nr 176/2024
Burmistrza Bytowa
z dnia 8 lipca 2024 r.

BURMISTRZ BYTOWA

Ireneusz Gospodarek



Mapa do celów projektowych
Skala 1:500

Sporządzona 13.05.2019r. przez Z.U.G. Geopunkt s.c.
ID pracy 6640.948.2019, ks. rob. 9591/05/2019
Układ wsp. "2000/18", p.o. Kronsztadt "86"
Mapa nie zawiera informacji o służebnościach gruntowych
Granice działek i kontury klasoużytków zgodne z mapą
ewidencji gruntów i budynków
Treść mapy cyfrowej jest identyczna z opracowaniem
złożonym w PODGIK w Bytowie ID.6640.948.2019

Sporządził: inż. Jakub Smantek Kierownik roboty: Zbigniew Lewandowski

Gm. Bytów - obszar wiejski [220102.5]
Obr. Sierzno [0012]
Działka nr 46
Legenda:
- - - żywopłot

- ① projektowany budynek mieszkalny jednorodzinny
- ② miejsce utwardzone na odpady stałe
- ③ istniejący budynek mieszkalny jednorodzinny w zabudowie zagrodowej
- ④ istniejące budynki gospodarcze w zabudowie zagrodowej
- projektowane przyłącze wodociągowe PE100-RC40
- projektowane przyłącze kanalizacji sanitarnej PCV160 SN8
- SR studnia rewizyjna PCV/PP 400 z włazem kl. D400
- TR trójkąt kamionka 0,2/0,15/45°

UWAGI:

- 1) Przed przystąpieniem do prac związanych z budową przyłącza kanalizacji sanitarnej zweryfikować rzędne istniejącej studni w miejscu włączenia, oraz rzędną instalacji na wyjściu z budynku. W razie potrzeby skorygować spadek projektowanego kanału grawitacyjnego.
- 2) Rurociągi kanalizacji sanitarnej układane z przykryciem mniejszym niż 1m zaizolować (np. z wykorzystaniem obsypki z keramzytu).
- 3) Prace związane z budową przyłączy wod-kan podlegają odbiorowi technicznemu ze strony Wodociągów Miejskich w Bytowie.
- 4) Dopuszcza się zmianę spadków przyłącza kan. sanitarnej przy zachowaniu warunków:
 - spadek minimalny: 1,5%
 - spadek maksymalny: 15%.

Jednostka projektowa:
HEAT TECHNIKA Kamil Wicz
ul. Gen. L. Mierostawskiego 27H/5, 77-100 Bytów
NIP 842-162-65-92 REGON 366535281

Inwestor:
Witold Kiedrowski
77-131 Rekowo, Sierzno 25

Temat:
Przyłącze wodociągowe oraz przyłącze kanalizacji sanitarnej dla potrzeb
budynku mieszkalnego jednorodzinnego, Sierzno, gmina Bytów,
dz. nr 46, 228, obręb Sierzno

Projekt zagospodarowania terenu

Data: 10.06.2024 r.	Rys. nr 1	skala 1:500	Podpis
Projektant: mgr inż. Kamil Wicz	Nr uprawnień: ZAP/0223/POOS/13		

Świątkowo dz.4, 6/22, 2/23-wg zakresu

województwo : Pomorskie

gm. Bytów - Obszar Wiejski [220102_5]

ob. : Świątkowo [0013]

działka nr 4, 6/22, 6/23

Wykonana w 20.09.2022r. przez geodetę uprawnionego Stanisława Szariaka
Ukł.współrz.PL-"2000/6" p.o PL-EVRF2007-NH, ark.m.syt.i wys. skala 1:500 sek. 6.217.16.23.1.3, 6.217.16.23.1.4, 6.217.16.23.3.2
Granice oraz użytki zgodne z bazą danych EGIB
Mapa nie posiada informacji o obciążeniach nieruchomości służebnościami gruntowymi
Nie wyklucza się istnienia w terenie innych, nie wykazanych na niniejszej mapie urządzeń, które nie były zgłoszone do inwentaryzacji powykonawczej przez właścicieli lub gestorów sieci

Ks.rob.250/2022; kł:8640.1982.2022 wyk.S.Szariak upr.nr.18079 zakres 1,2

Mapa do celów projektowych skala 1:500

Brak informacji o wydanych dla analizowanego obszaru warunków zabudowy
Na analizowanym obszarze jest brak MPZP
Symbole nieobjęte katalogiem symboli obiektów (fakultatywne)
- warstwie
- żywopłot

Załącznik nr 2
do Zarządzenia nr 176/2024
Burmistrza Bytowa
z dnia 8 lipca 2024 r.

BURMISTRZ BYTOWA
Ireneusz Gospodarek

Projektowane przyłącze wodociągowe
PE-RCØ40x2,4mm PN10, L=2,8m

MG

PRACOWNIA PROJEKTOWA MIG BARTOSZ DĘBSKI
UL. SIKORSKIEGO 44, 77-100 BYTÓW
tel. +48 509-618-311, e-mail:pracownia.mig@gmail.com

Inwestor: JAROSŁAW GÓRA
CZARNA DĄBROWA 20
77-125 CZARNA DĄBROWA

branża
sanitarna

TEMAT: PROJEKT BUDOWLANY PRZYŁĄCZA WODOCIĄGOWEGO
DO BUDYNKU MIESZKALNEGO
ADRES-dz. nr 4, 6/23 obręb ŚWIĄTKOWO

PROJEKTOWAŁ:
mgr inż. Bartosz Dębski
upr. nr POM/0196/POOS/08-spec. sanitarna

podpis

DATA:
V.2024

SKALA
1:500

NAZWA RYSUNKU:
PROJEKT ZAGOSPODAROWANIA TERENU

Rys. nr
1