

STAROSTA BYTOWSKI  
ul. Ks. dr. B. Domańskiego 2  
77-100 Bytów

Nr kanc.: G.6642.267.2025

Województwo: pomorskie

Powiat: bytowski


Jednostka ewidencyjna: 220102\_5, Bytów - Obszar Wiejski

Obręb: 0011, Rzepnica

## MAPA ZASADNICZA SKALA 1:500

Układ odniesienia: PL-ETRF89, układ wsp. płaskich: PL-2000 strefa 6 (18°), układ wys.: PL-  
obr. Rzepnica 0011: dz. 72/10

Załącznik  
do Zarządzenia nr 87/2025  
Burmistrza Bytowa  
z dnia 16 kwietnia 2025 r.

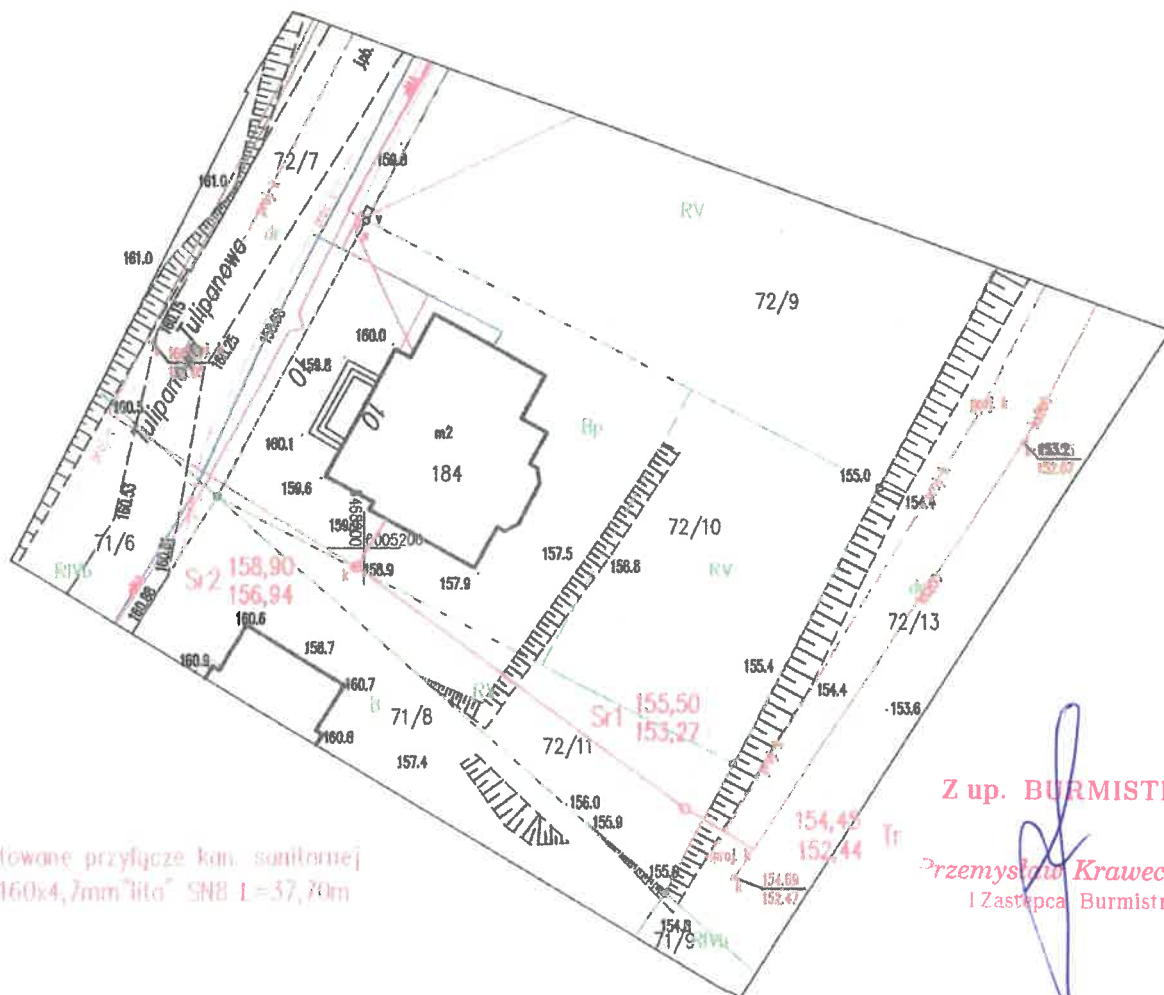

Projektowane przyłącze kan. sanitarnej  
PVC Ø160x4,7mm "lita" SNB L=37,70m

Z up. BURMISTRZA

Przemysław Krawczyński  
I Zastępca Burmistrza

### LEGENDA:

— Projektowane przyłącze  
kan. sanitarnej

**ROM PROJEKT Roman Świstak**  
ul. gen. Tadeusza Kościuszki 30, 77-100 Bytów  
tel. 503 377 906, e-mail: roman.swistak@wp.pl

Tytuł projektu

Projekt przyłącza kan. sanitarnej do budynku mieszkalnego  
w m. Rzepnica dz. nr 72/10, 72/11, 72/13 obr. Rzepnica

Inwestor

Andrzej Tomaszewski  
77-100 Bytów, Rzepnica ul. Tulipanowa 10

Projektował mgr inż. Arkadiusz Tyciński

Podpis

Opracował mgr inż. Roman Świstak

Podpis

Skala Nazwa rysunku

1:500

Projekt Zagospodarowania Terenu

1

Sporządził(a) wydruk: Karolina Rychter

Karolina Rychter

Dokument został podpisany elektronicznie

03.02.2025  
(imię i nazwisko osoby reprezentującej organ  
lub osoby upoważnionej przez organ; data i podpis)